



**Planta Baixa Hidrossanitário**  
Escala: 1/50

LEGENDA	
	REDE DE ALIMENTAÇÃO
	REDE DE ÁGUA FRIA (não pressurizada)
	REDE DE ESGOTO CINZA
	Caixa Sifonada (150 x 150 x 50 - tampa grelha)
	Caixa de Gordura (250 x 230 x 75 - tampa cega)
	CAIXA DE INSPEÇÃO - ESGOTO CINZA 50 x 50 cm c/ tampa cega de visita

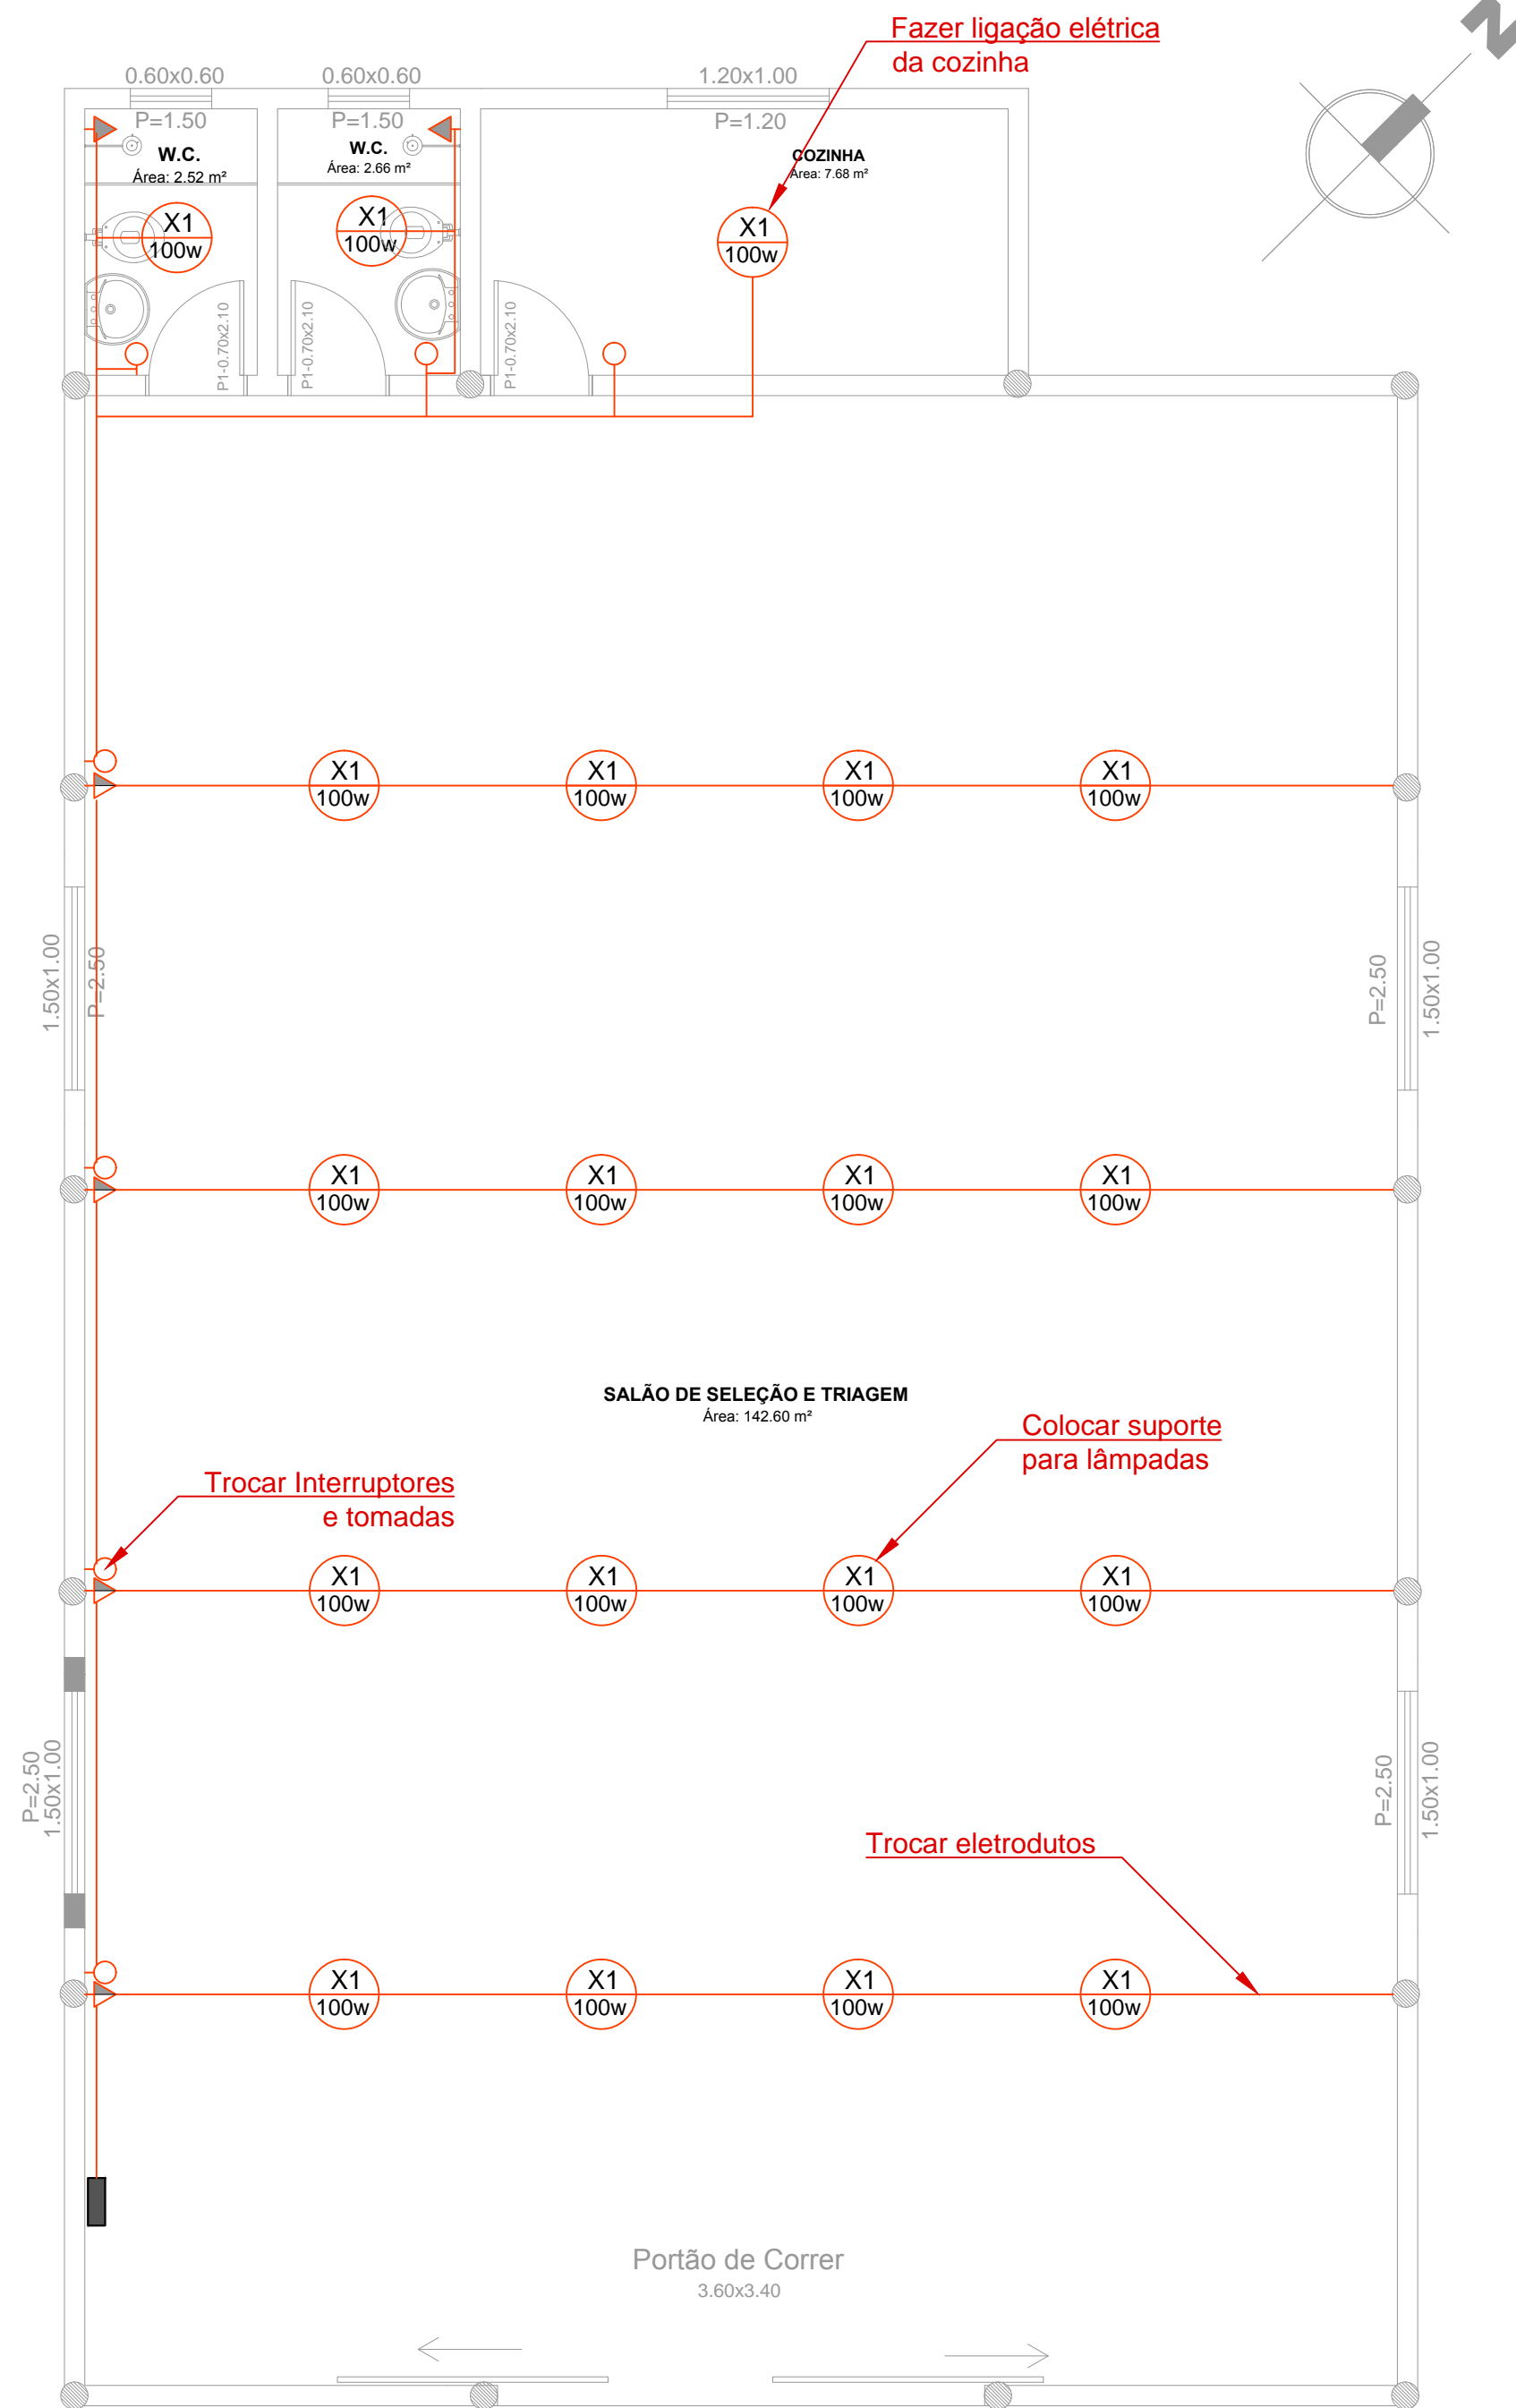

**Planta Baixa Elétrico**  
Escala: 1/50

LEGENDA	
	tomada alta (180cm)
	tomada média (110cm)
	interruptor de uma seção simples
	eletroduto na aparente
	centro de distribuição (CD)
	PONTO DE LUZ NO TETO circuito + n° da lâmpada potência

 Prefeitura Municipal do RIO GRANDE <i>Aqui tem Governo Popular</i>	<b>PREFEITURA MUNICIPAL DO RIO GRANDE</b> Endereço: Largo Engenheiro João Fernandes Moreira s/nº Telefone: (53)3233-8400 <b>SECRETARIA DE MUNICÍPIO DO MEIO AMBIENTE</b>
	<b>ASSOCIAÇÃO DE LIXO CASSINO</b>
<b>Elétrico e Hidrossanitário - Reforma</b>	DATA: OUT/2015
ENDEREÇO: RUA SILVÉRIO MIRANDA JUNIOR, nº 628 BAIRRO CASSINO	ESCALA: Indicada
EQUIPE: ARQ. E URB. HÉLEN M. DA SILVA Matrícula 13339-6	PRANCHA: <b>02</b>
DESENHO: MONIQUE BARRAZ	