


LEGENDA	
	REDE DE ALIMENTAÇÃO
	REDE DE ÁGUA FRIA (não pressurizada)
	REDE DE ESGOTO CINZA
	Caixa Sifonada (150 x 150 x 50 - tampa grelha)
	Caixa de Gordura (250 x 250 x 75 - tampa cega)
	CAIXA DE INSPEÇÃO - ESGOTO CINZA 50 x 50 cm C/ tampa cega de vidro

## Planta Baixa Hidrossanitário

Escala: 1/50

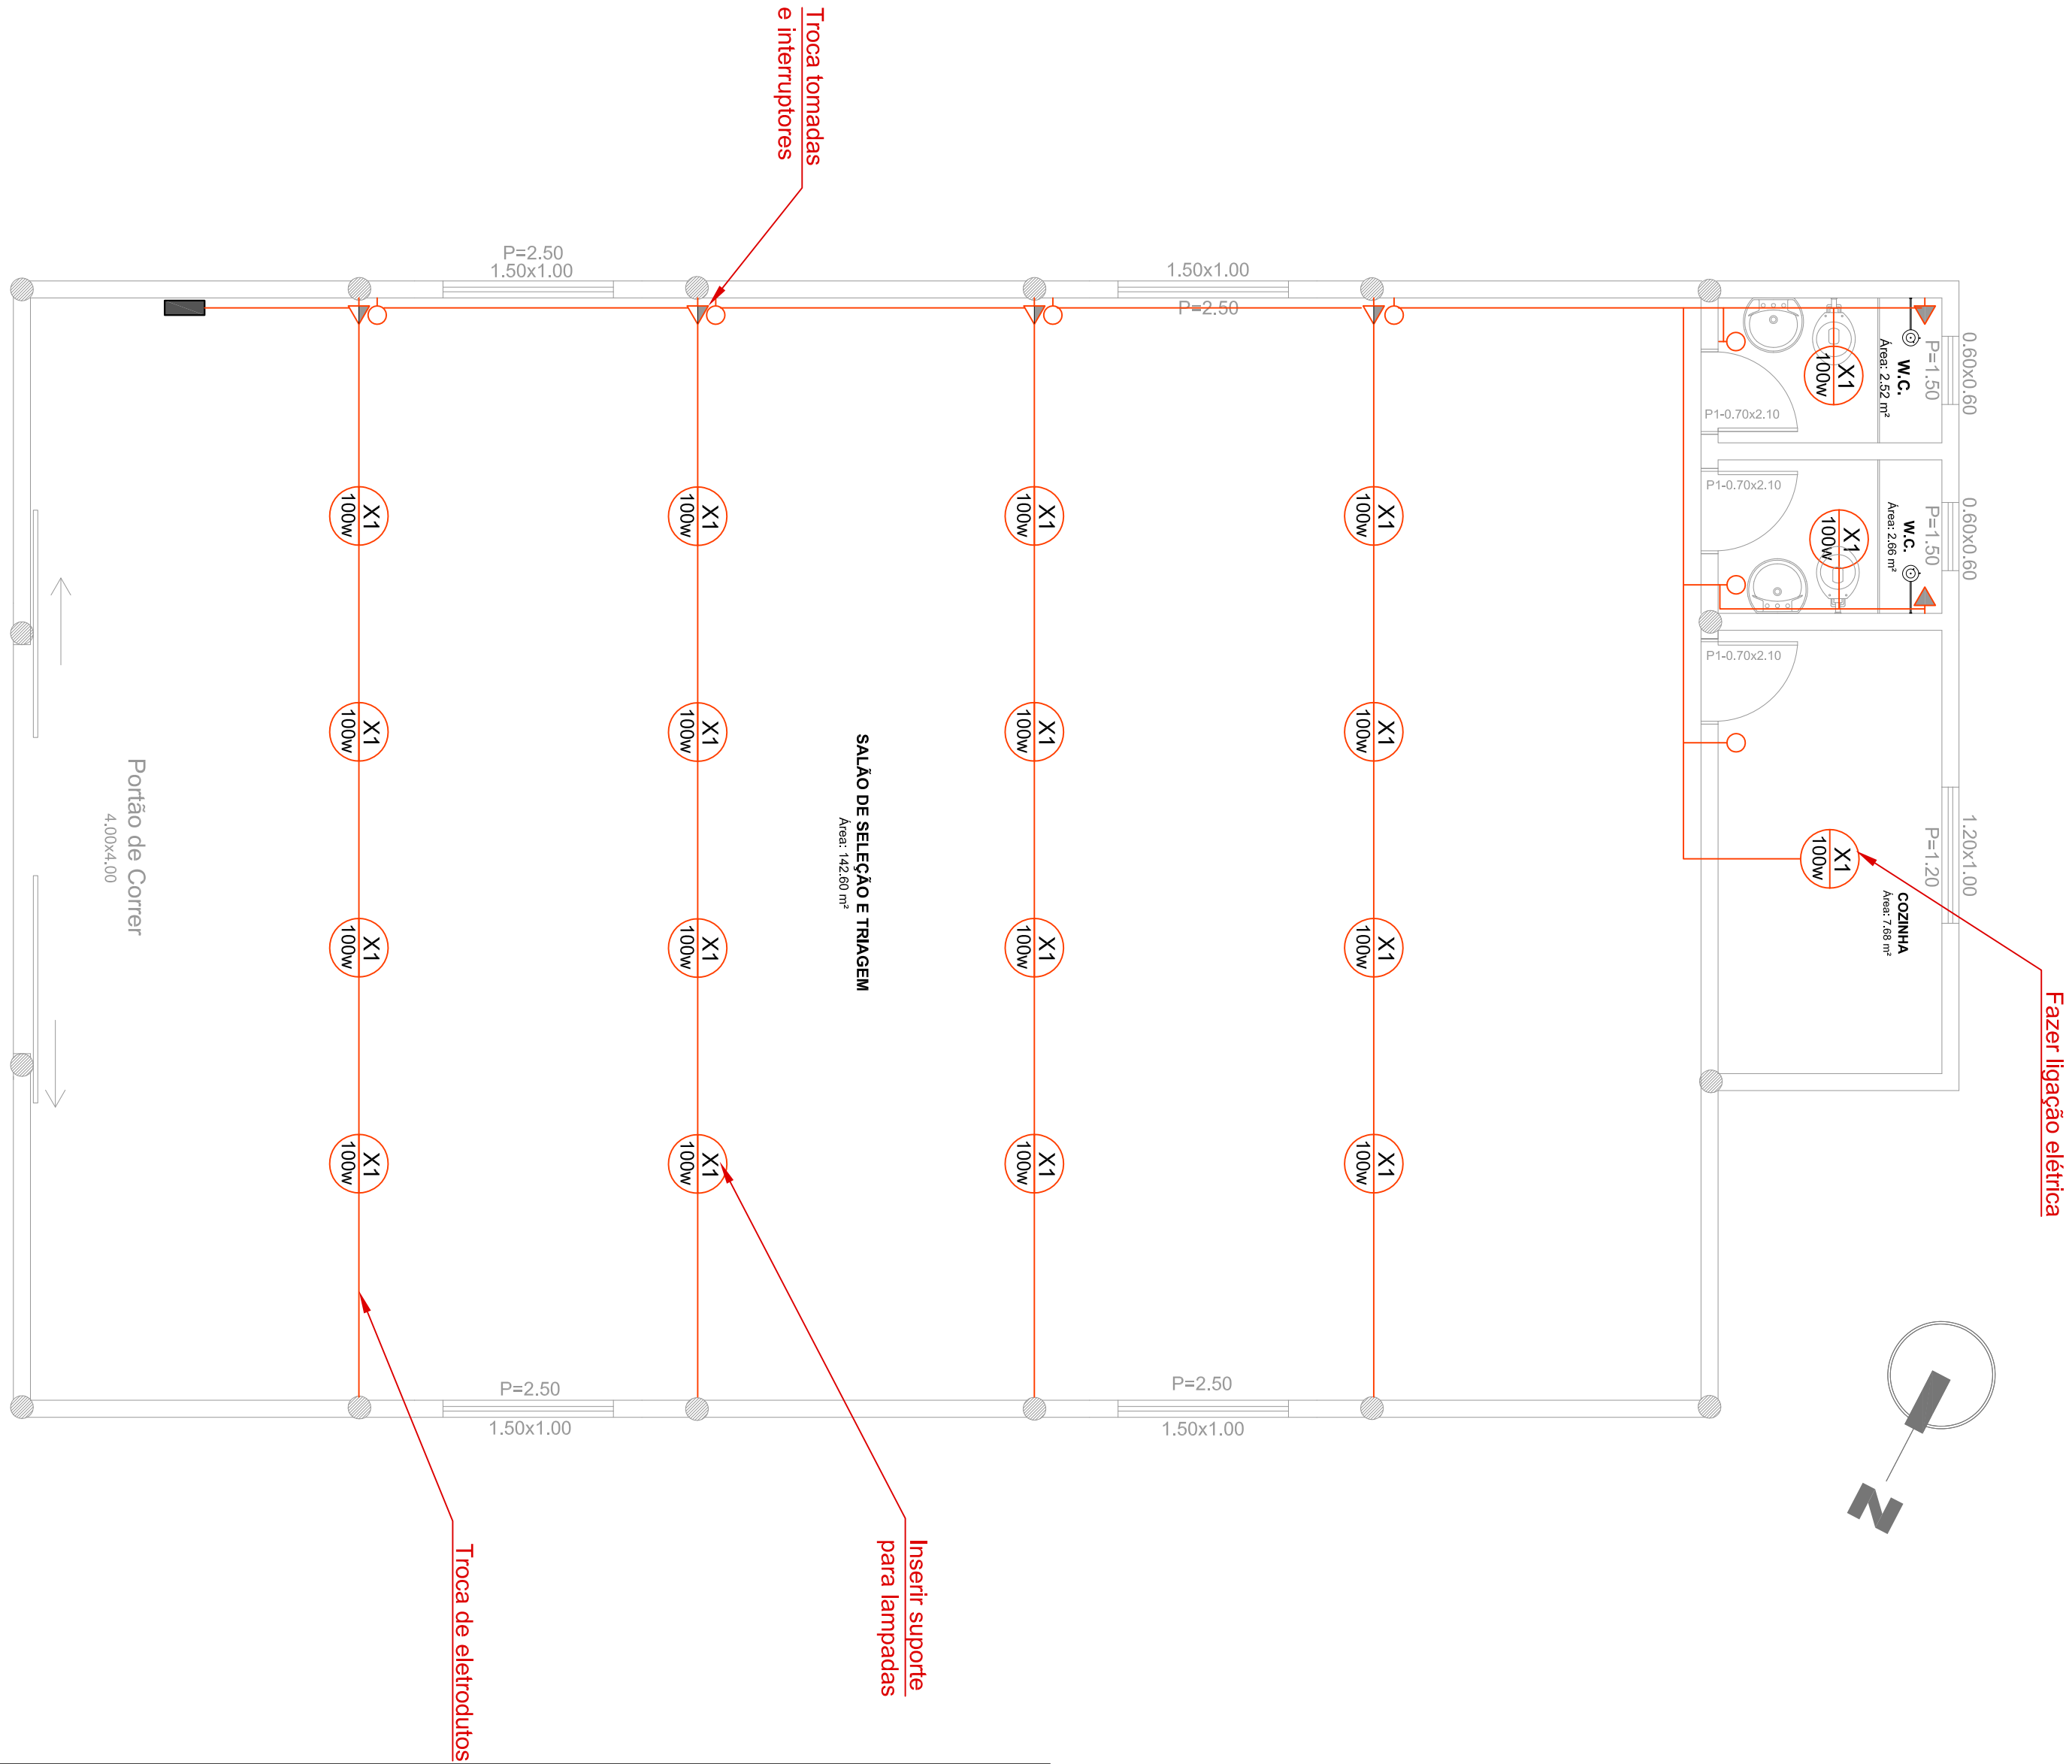

LEGENDA	
	tomada alta (180cm)
	tomada média (110cm)
	interruptor de uma seção simples
	eletroduto na parede
	centro de distribuição (CD)
	PONTO DE LUZ NO TETO círculo + n° da lâmpada potência

## Planta Baixa Elétrico

Escala: 1/50

PREFEITURA MUNICIPAL DO RIO GRANDE Endereço: Largo Engenheiro João Fernandes Moreira s/nº    Telefone: (51)3233-9400	
SECRETARIA DE MUNICÍPIO DO MEIO AMBIENTE	
ASSOCIAÇÃO DE LIXO CASTELO BRANCO	
Elétrico e Hidrossanitário	DATA: 07/2015
ENDEREÇO: BAIRRO CASTELO BRANCO	ESCALA: Indicada
EQUIPE: ARQ. E URB. HELEN M. DA SILVA	FRANCHA:
DESENHO: CARINA HERRICH	02