

LEGENDA	
	REDE DE ALIMENTAÇÃO
	REDE DE ÁGUA FRIA (não pressurizada)
	REDE DE ESGOTO CINZA
	Caixa Sifonada (150 x 150 x 50 - tampa grelha)
	Caixa de Gordura (250 x 230 x 75 - tampa cega)
	CAXA DE INSPEÇÃO - ESGOTO CINZA 50 x 50 cm c/ tampa cega de vedação

Planta Baixa Hidrossanitário



Escala: 1/50



LEGENDA	
	tomada alta (150cm)
	tomada média (110cm)
	Interruptor de uma seção simples
	eletroduto na parede
	centro de distribuição (CD)
	PONTO DE LUZ NO TETO difusor + r/ da lâmpada potência

Planta Baixa Elétrico

Escala: 1/50

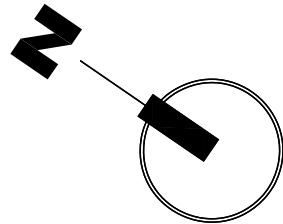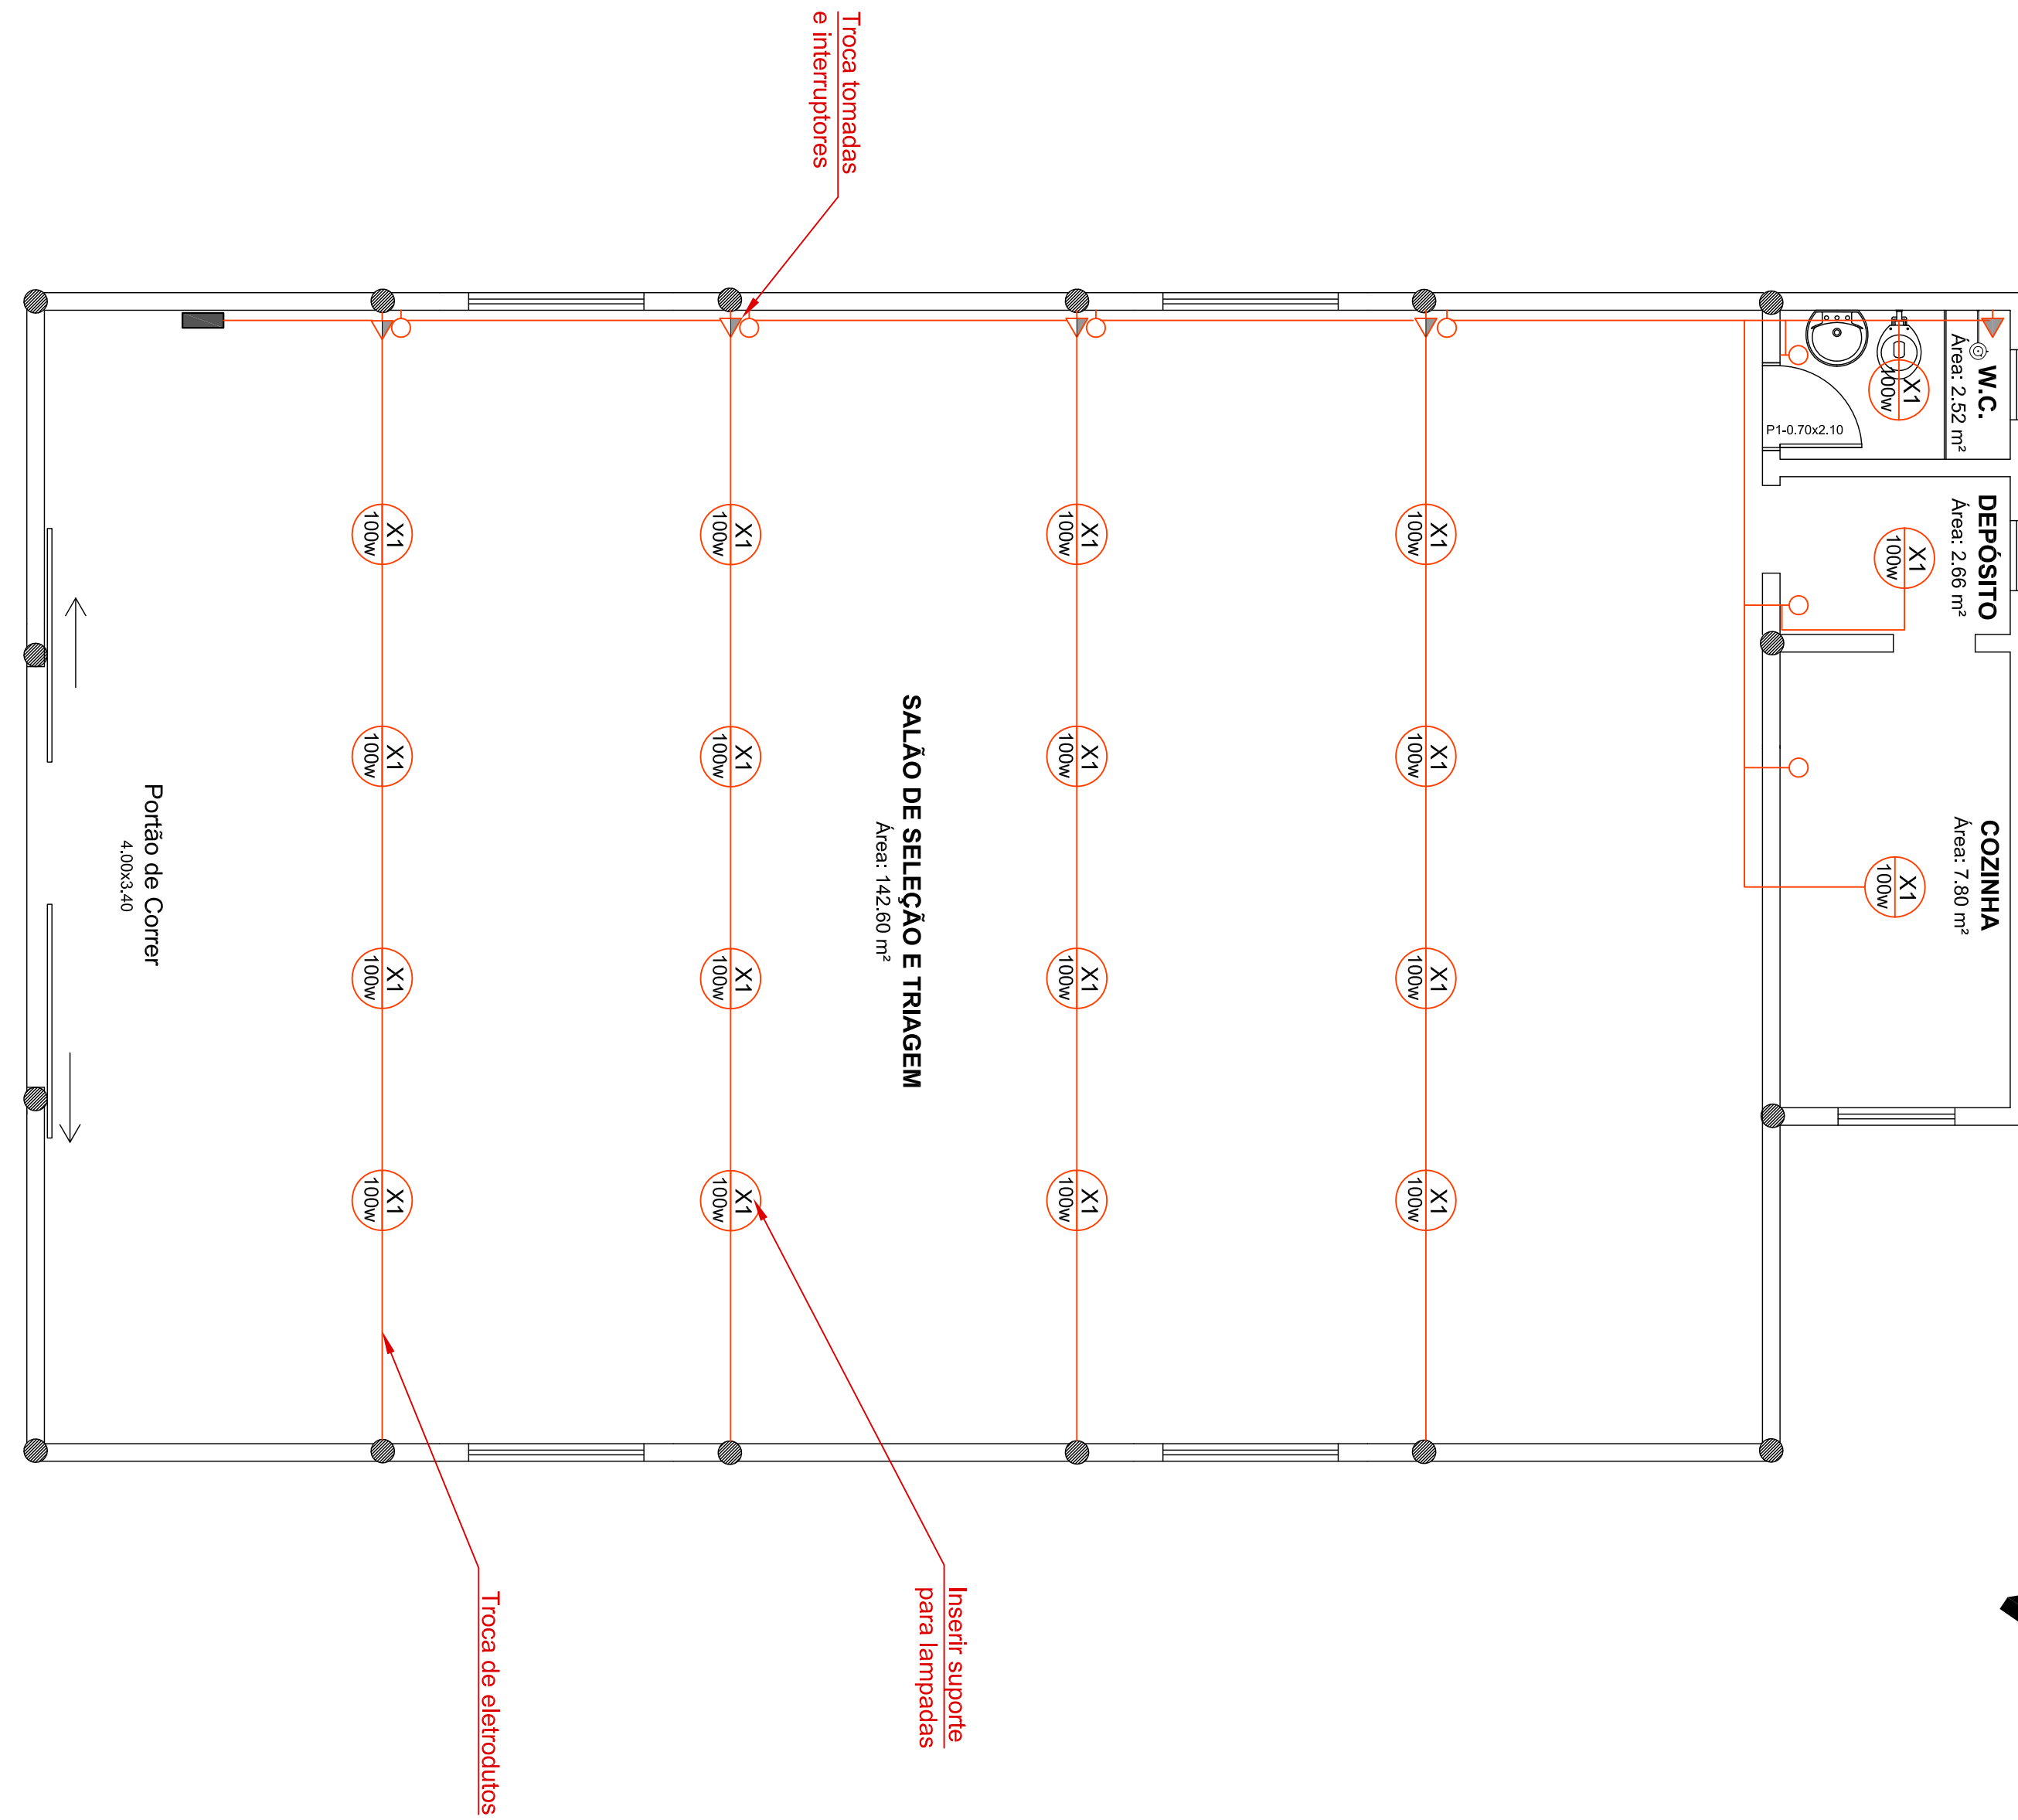

PREFEITURA MUNICIPAL DO RIO GRANDE Endereço: Largo Engenheiro João Fernandes Moreira s/nº - Telefone: (51)3323-3400	
SECRETARIA DE MUNICÍPIO DO MEIO AMBIENTE	
ASSOCIAÇÃO DE LIXO VITÓRIA	
Elétrico e Hidrossanitário	DATA: 04/12/2015
ENDEREÇO: RUA TRAJANO LOPES - BAIRRO QUINTA	ESCALA: Indicação
EQUIPE: ARQ. E URB. HELEN M. DA SILVA Matrícula 13339-6	FRANCHA: 02
DESENHO: CARINA HERPICH	