

PLANTA BAIXA escala 1:40


impermeabilização com manta
líquida acrílica flexível branca

laje inclinação 5%


pingadeira raio: 1 cm

mesma cerâmica do piso


interruptor e tomada 110 V
com protetor contra choque

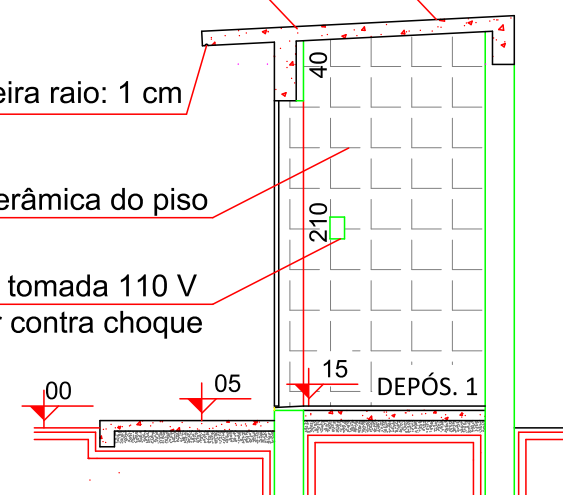


CORTE AB escala 1:40

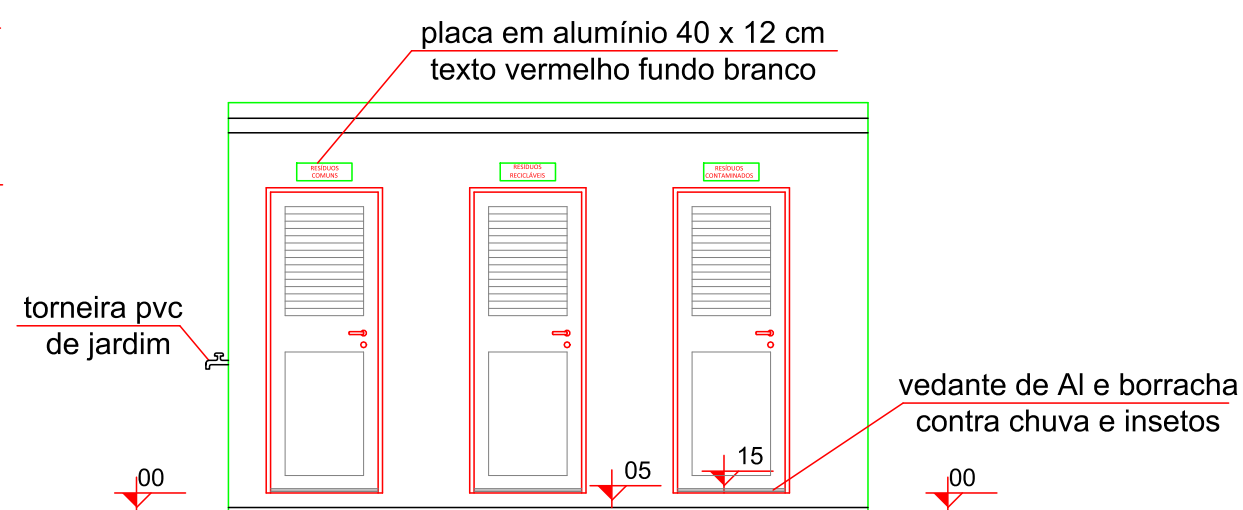

VISTA FRONTAL escala 1:40

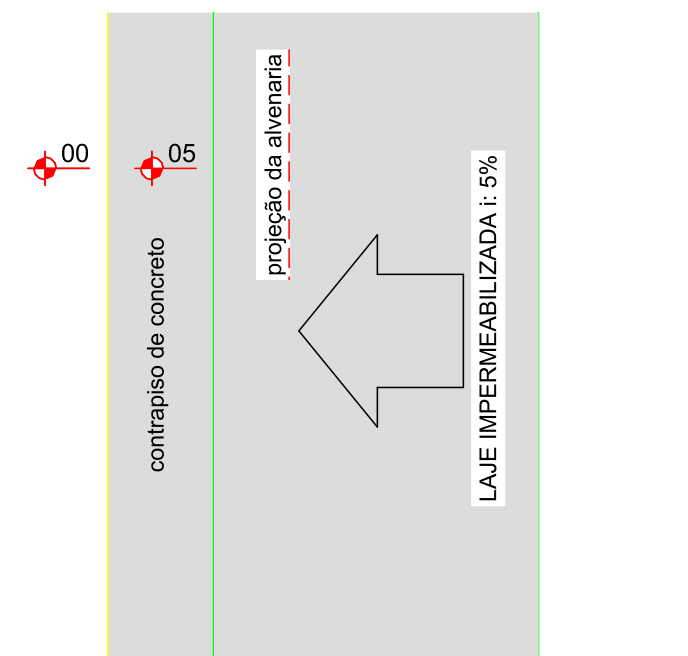

PLANTA DE COBERTURA escala 1:50

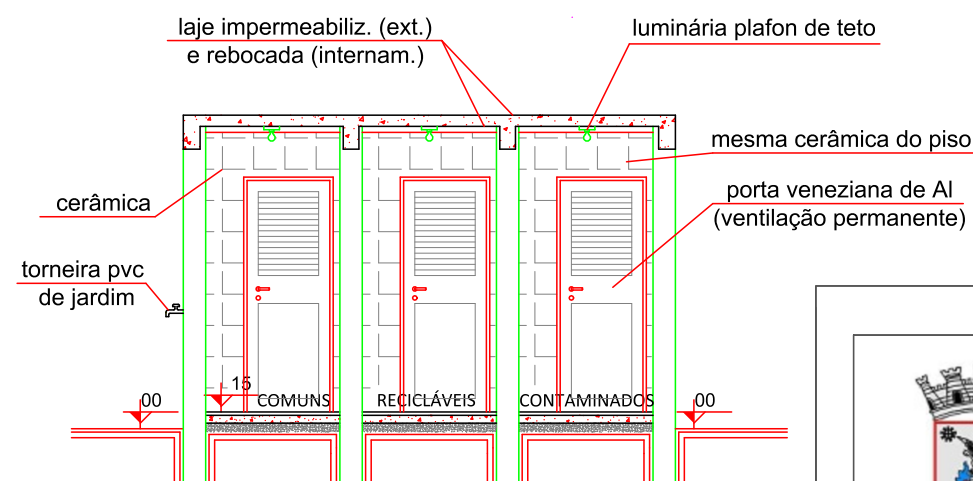

CORTE CD escala 1:40



PREFEITURA MUNICIPAL DO RIO GRANDE

GABINETE DE PROGRAMAS E PROJETOS ESPECIAIS

SECRETARIA DE MUNICÍPIO DA SAÚDE

UBSF - SÃO JOÃO

ESTRADA ROBERTO SOCKOWSKI Nº 898, BAIRRO SÃO JOÃO

PROJETO ARQUITETÔNICO

GPPE
09/2021

PLANTA BAIXA - ABRIGO DE RESÍDUOS PADRÃO DO MUNICÍPIO DO RIO GRANDE

A= 7,26 m²

PRANCHA

EDES ANDRADE FILHO
CHEFE DO GABINETE DE PROGRAMAS E PROJETOS ESPECIAIS

TATIANE SILVA DA SILVA
ENGENHEIRA CIVIL- CREA/RS 135.973-D

Esc.: Ind.

ÚNICA