


PLANTA DE INSTALAÇÕES HIDRÁULICAS  
ESCALA 1:100

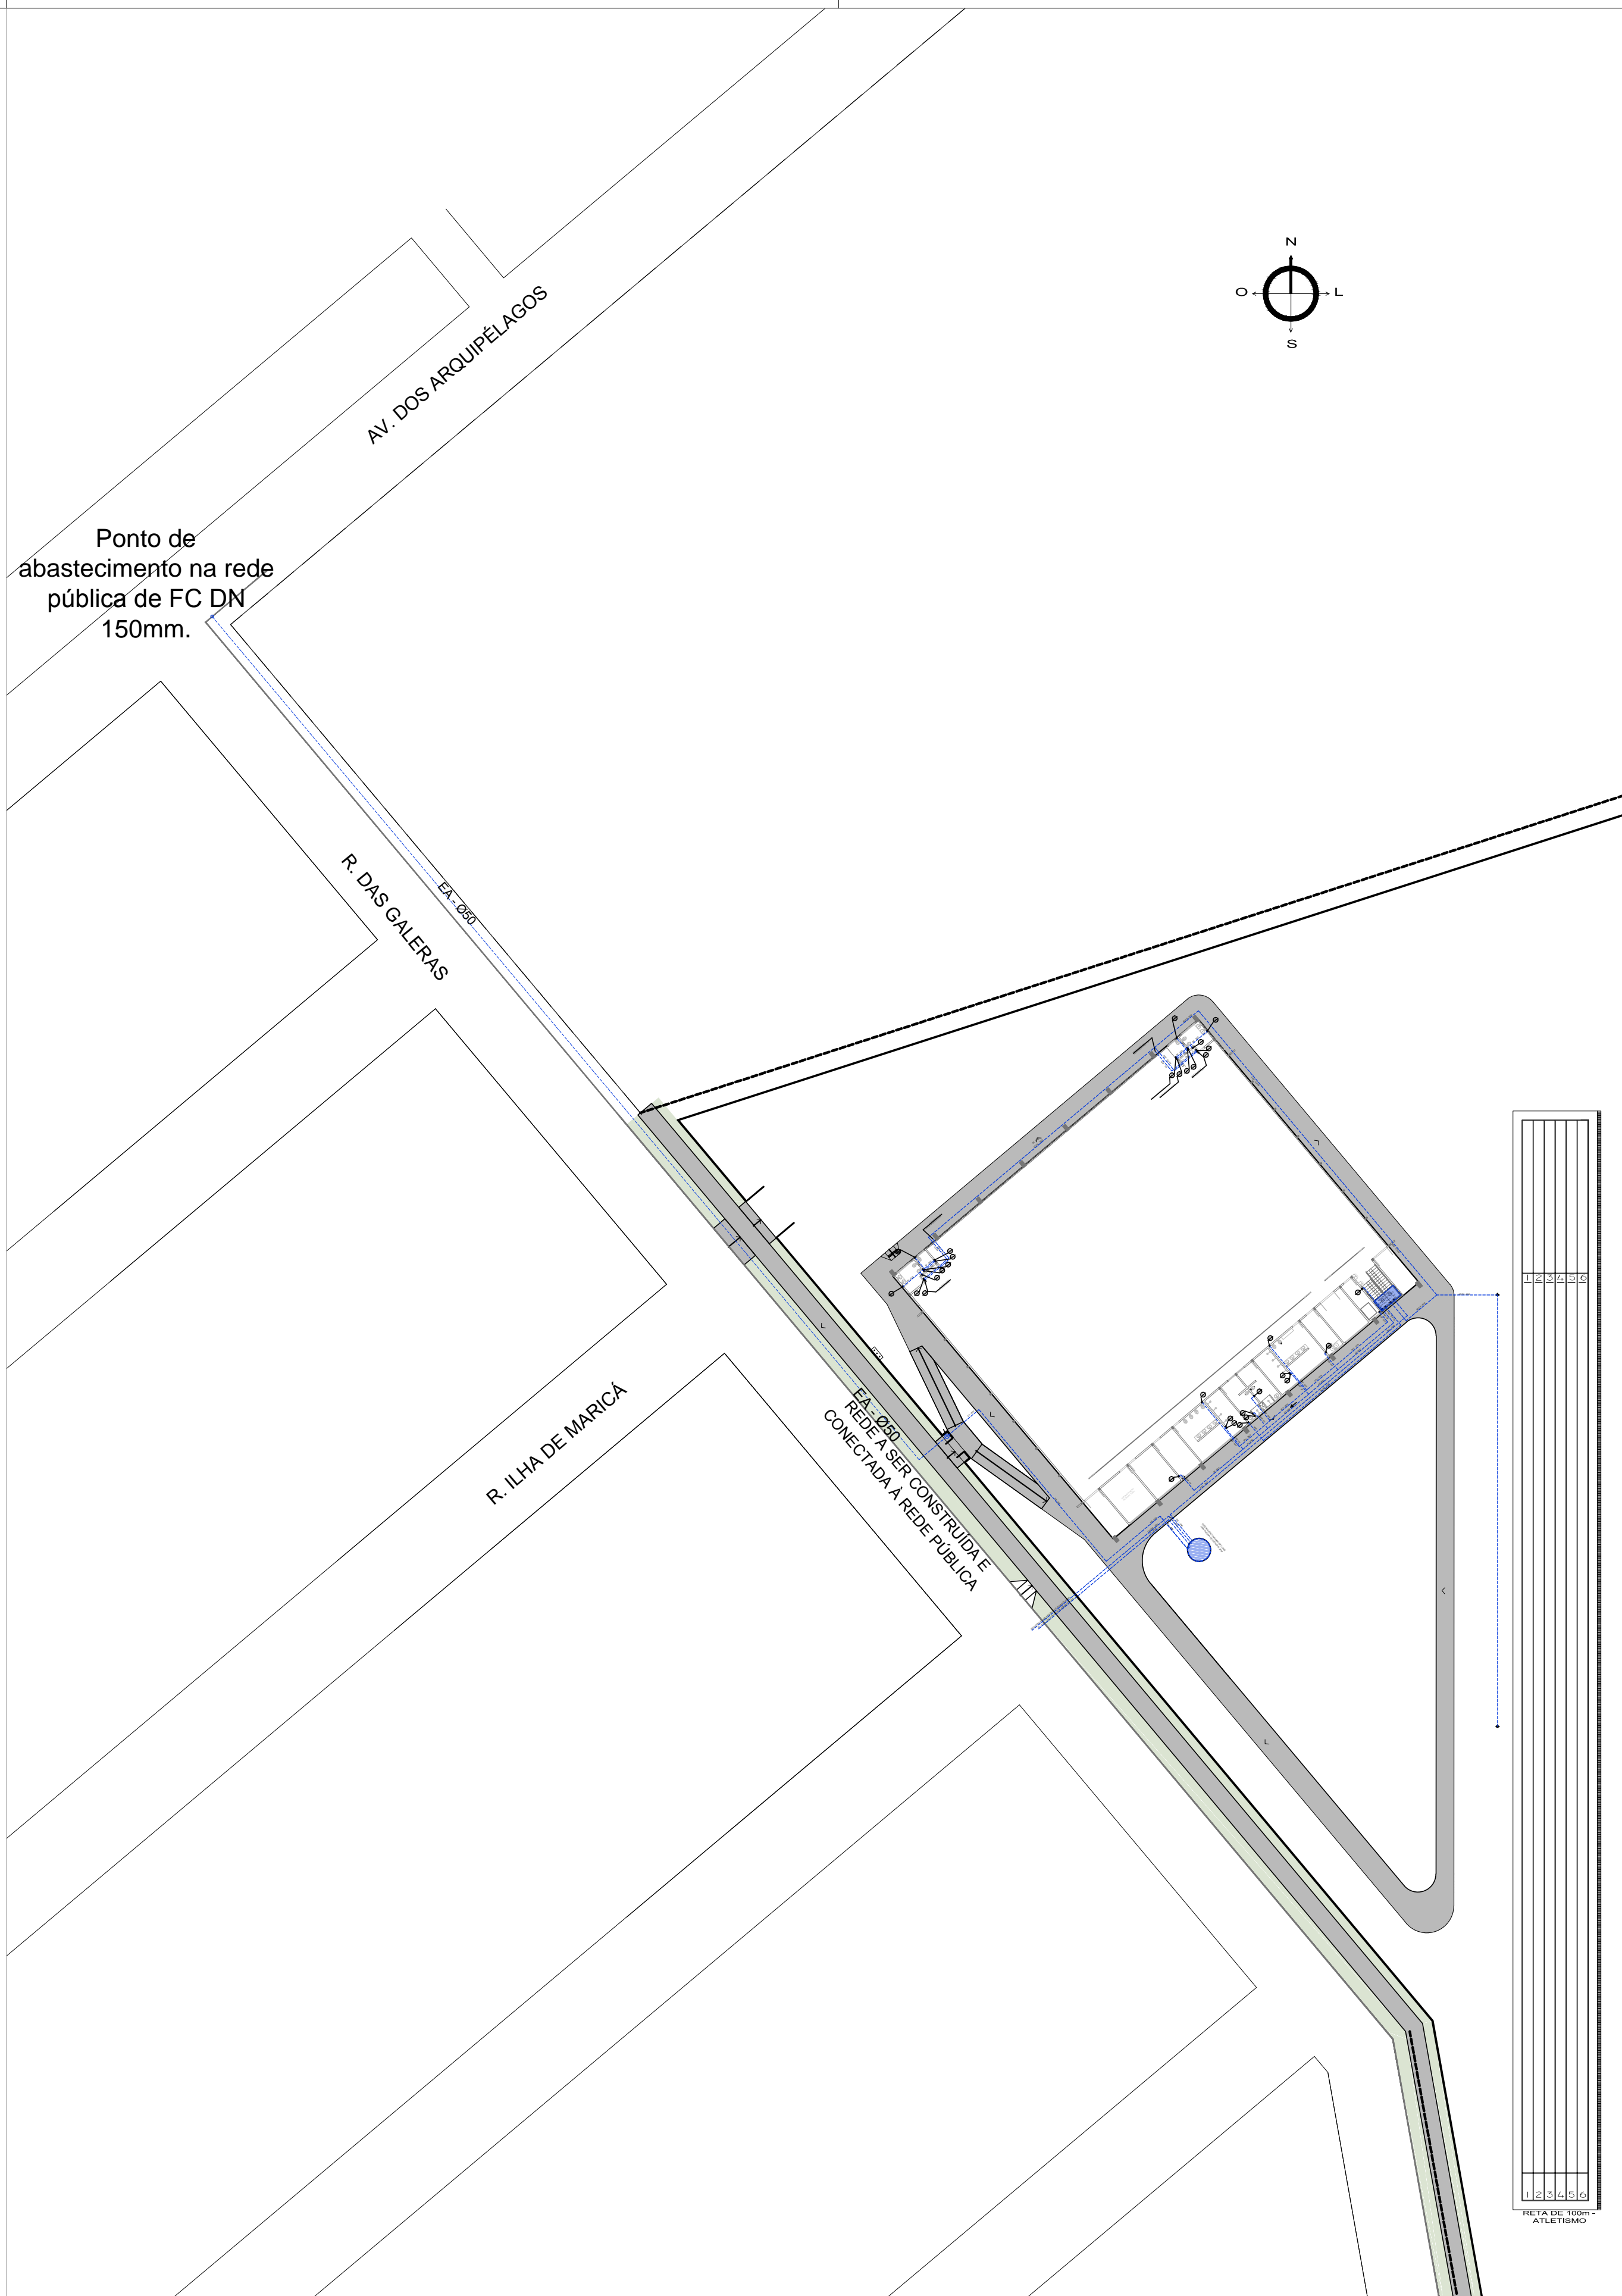

PLANTA DE LIGAÇÃO NA REDE  
ESCALA 1:500

SIMBOLOGIA ÁGUA - ESC 1/50	
SUBORDENÇÃO DE CANOS	•
VÁLVULA DE BOIA	⌋
REGISTRO GAVETA	•
HIDRÔMETRO	Ⓜ
MOTO-BOMBA	ⓑ
VÁLVULA DE RETENÇÃO	Ⓢ
VÁLVULA DE PE	Ⓟ
TORNEIRA	Ⓣ
CANALIZAÇÃO DE ÁGUA FRIA	—

PREFEITURA MUNICIPAL DO RIO GRANDE  
SECRETARIA MUNICIPAL DE COORDENAÇÃO E PLANEJAMENTO



CIE - CENTRO DE INICIAÇÃO AO ESPORTE

PRAÇA ALBATROZ | RIO GRANDE | RS

PROJETO DE INSTALAÇÕES HIDRÁULICAS  
PLANTA BAIXA - INSTALAÇÕES HIDRÁULICAS

SMCP  
03.2017

SECRETARIA DARLENE PEREIRA TORRADA  
GABINETE DE PROGRAMAS E PROJETOS ESPECIAIS

OLIVAR ANTONIO COLARES  
ENGENHEIRO CIVIL - CREA/RN - 136.652/0

JULIANA MÜHLERBERG SOARES  
ARQUITETA E URBANISTA - CAU 470.100

ÚNICA  
ESCALA INDICADA

HO\_DE\_HIDR\_ACO\_2017.dwg CTS BACP, INACRO